


RZUT II PIĘTRA

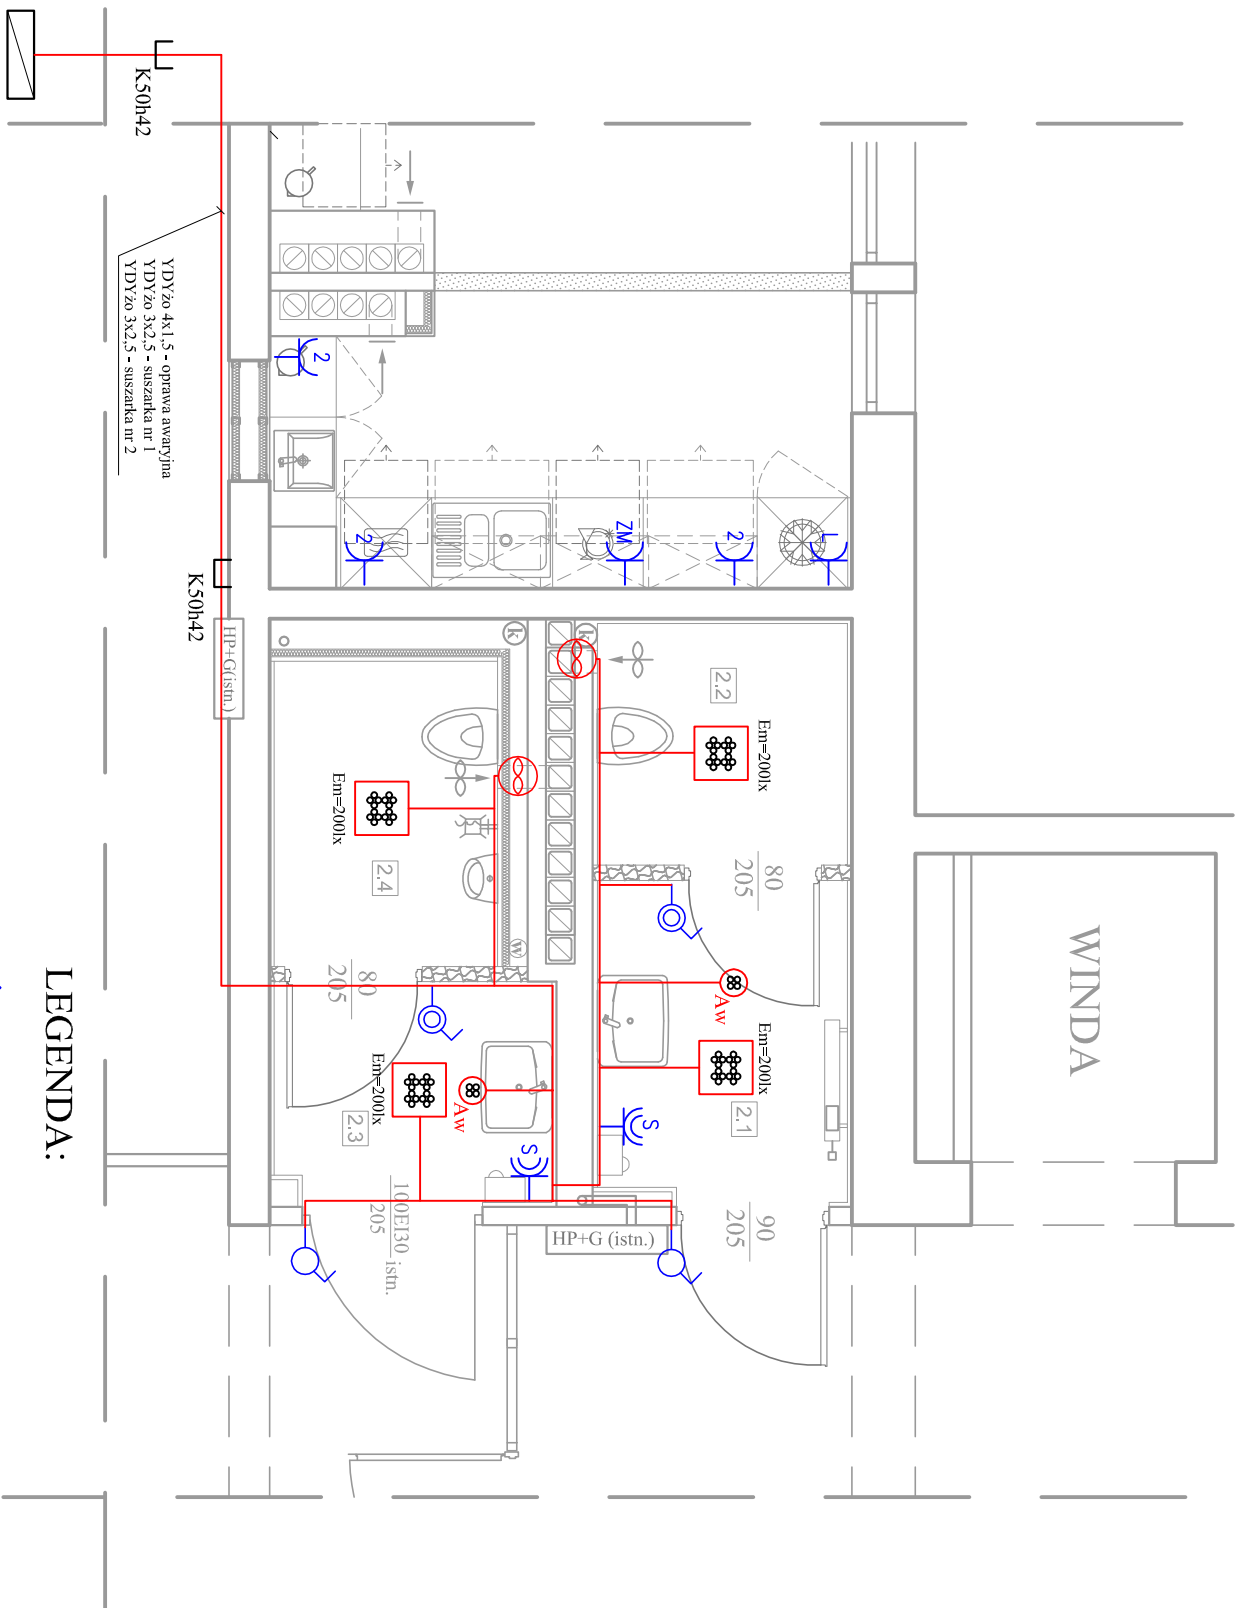

LEGENDA:

- ŁĄCZNIK OŚWIETLENIOWY JEDNOBIEG. IP44
- ŁĄCZNIK OŚWIETLENIOWY JEDNOBIEG. IP20

OPRAWA N/T LED 350x350 (2200 lm; 21.0 W), IP44

OPRAWA OŚWIETLENIA AWARYJNEGO 1W 1h (opt. uniwersalna)
jednozaładowy AT, IP65

GNIAZDO 2P+PE, 230V/16A, IP44, SUSZARKI (LUB ZASTĘPCZO
PUSZKA PRZYLĄCZENIOWA SUSZARKI)

GNIAZDO 2P+PE, 230V/16A, IP20, LODÓWKI i ZMYWARKI

GNIAZDO 2x2P+PE, 230V/16A, IP20


WENTYLATOR ŁAZIENKOWY

KORYTKO KABLOWE STAŁOWE OCYNKOWANE

TRASA INSTALACJI

Zestawienie pomieszczeń - II Piętro		
Nr pom.	Nazwa pom.	Posadzka
2.1	Przedśionalek do WC damskiego	gres
2.2	WC damskie	gres
2.3	Przedśionalek do WC męskiego	gres
2.4	WC męskie	gres
RAZEM		11,77

Istn. TP-2.2 - proj. obwody zasilające

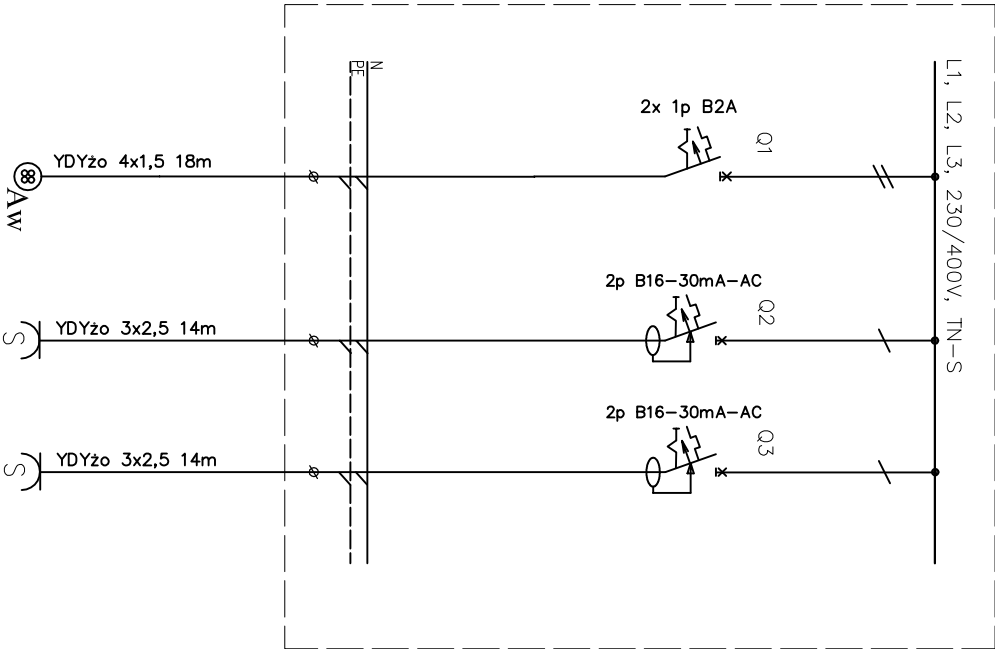

- UWAGA!
- Zasilanie oświetlenia i wentylacji w WC z istniejącego obwodu
 - Przewody od tablicy bezpiecznikowej prowadzić w przestrzeni nad sufitem podwieszanym
 - Przewody w pomieszczeniach układać w bruzdach jako poddyńkowe, a w ściankach GK w rurkach elektroinstalacyjnych typu peszel
 - Istniejące przewody w pomieszczeniach do wykorzystania w możliwym zakresie

PRACOWNIA PROJEKTOWA "ARANŻ-BUD" dr inż. ERYK DAYEH ul. Piotra Skargi 3/1, 65-416 Zielona Góra tel/fax 68 47 74 330/31, 601 - 837 - 843		SKALA: 1:50	
NAZWA OPRACOWANIA:		Projekt remontu łazienek i pomieszczeń socjalnych w budynku oddziału NFZ w Zielonej Górze	
ADRES:		ul. Podgórna 9b, 65-057 Zielona Góra, działka nr 128/5	
INWESTOR:		Lubuski Oddział Wojewódzki Narodowego Funduszu Zdrowia ul. Podgórna 9b, 65-057 Zielona Góra	
TYTUŁ RYSUNKU:		Instalacje łazienek na na II piętrze	
AUTOR-GŁÓWNY PROJEKTANT:		dr inż. Eryk Dayeh, specjalność konstrukcyjno-budowlana	
SPRAWDZAJĄCY:		mgr inż. Andrzej Wróblewski, specjalność instalacje elektryczne	
BRANŻA:		ELEKTRYCZNA	
		NR RVS.	
		E - 4	