

Punto Pruszyński Sp. z o.o.
lub równoważny

Sufit siatkowy PSV/158 LAY-IN

Kasetony 585x585mm "uskok" 8mm na konstrukcji T15

Konstrukcja T15


Kątownik Sc/2

Wieszak

R6 (3x3)
Stal gr. 0,6 mm

~~R8 (4x4)
Stal gr. 0,8 mm~~

~~R10 (5x5)
Stal gr. 0,8 mm~~

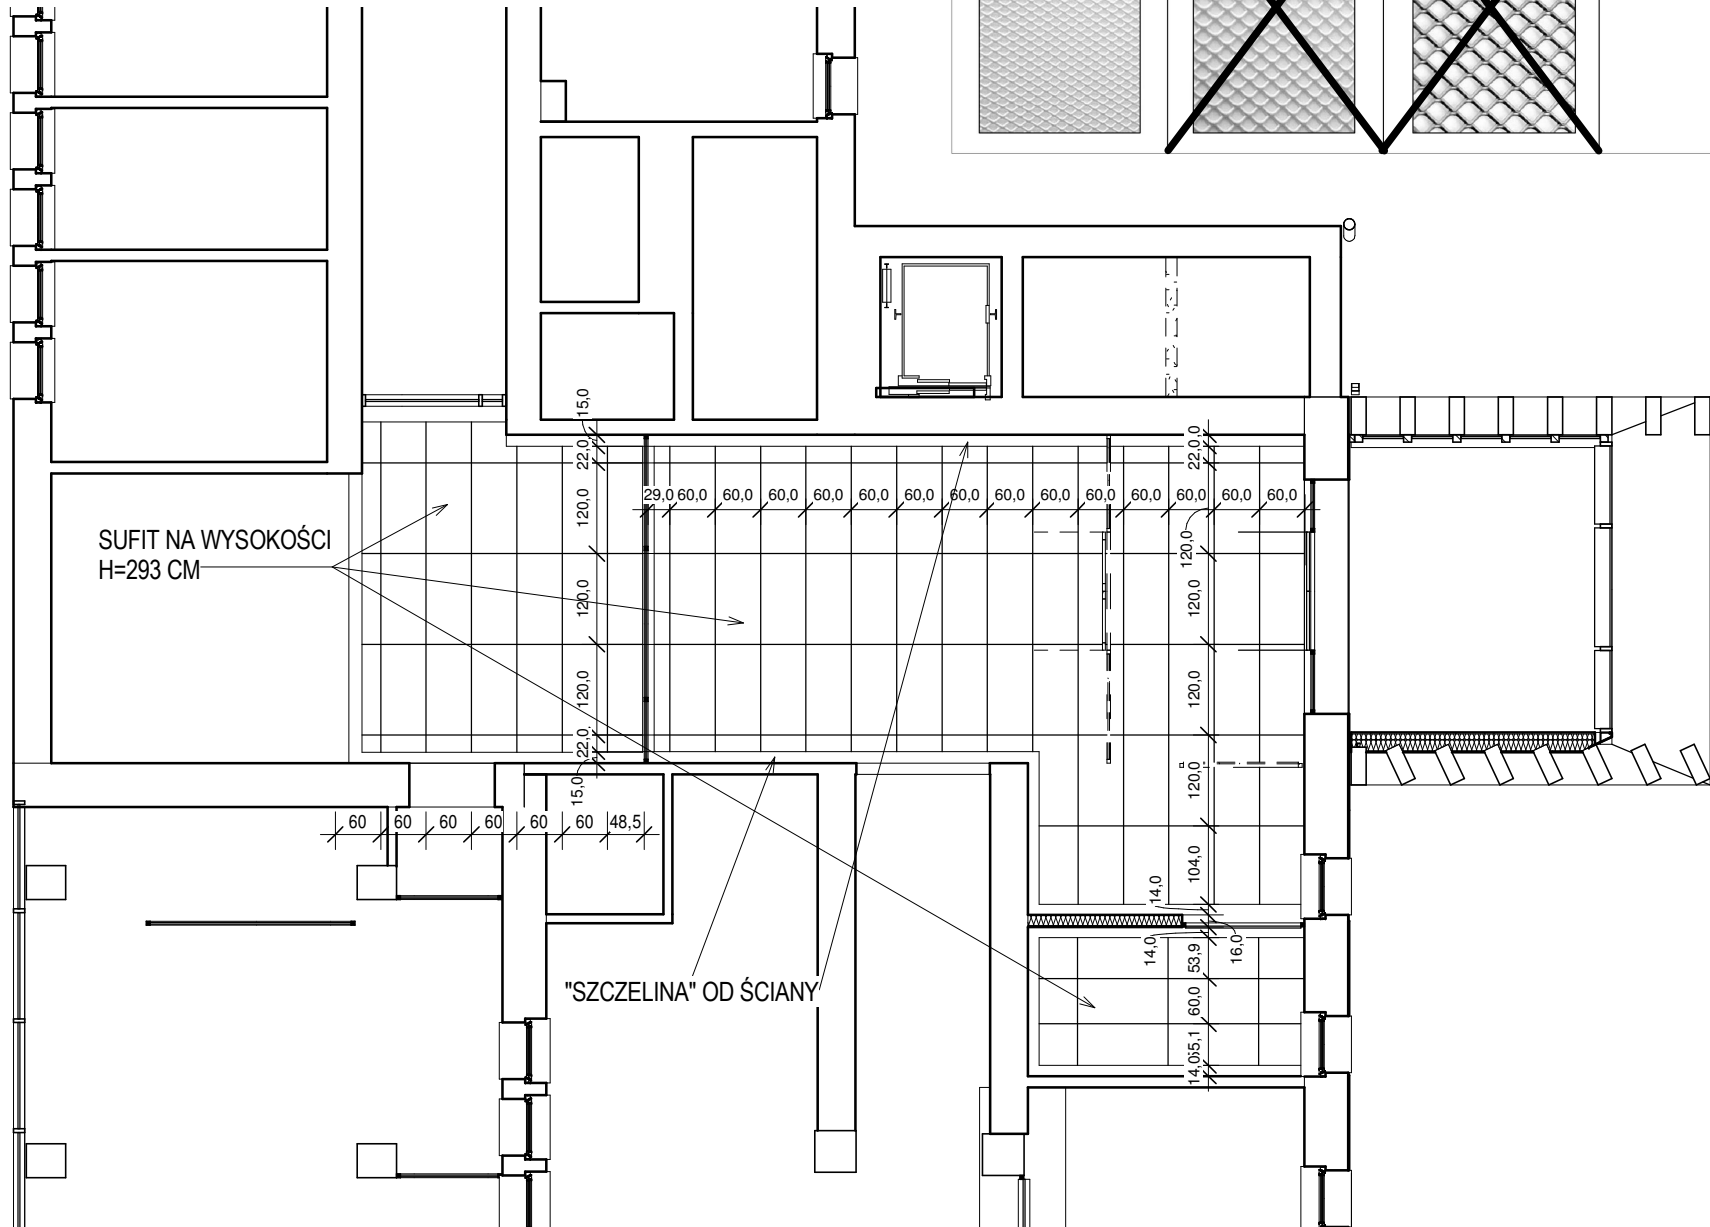

RZUT PRZYZIEMIA - SUFIT PODWIESZANY

1 : 100

inwestor:
Lubuski Oddział Wojewódzki Narodowego Funduszu Zdrowia

ul. Podgórna 9B
65-057 Zielona Góra

Nazwa projektu:
PRZEBUDOWA WEWNĘTRZNA, ORAZ WYKONANIE INSTALACJI SYSTEMU ALARMU POŻARU, W BUDYNKU BIUROWYM PRZY UL. PODGÓRNEJ 9B W ZIELONEJ GÓRZE,

Działka nr ewidencyjny: Jjed. ew. m.Zielona Góra 086201_1; obręb 0017; dz. nr ew. 128/5

treść rysunku

RZUT PRZYZIEMIA - SUFIT PODWIESZANY

| | | |
|---|-------------------------------|---------------|
| faza / nr. projektu | Kategoria obiektu budowlanego | data: |
| 01072019 | XII | SIERPIEŃ 2020 |
| Projektant zakresu opracowania architektury w specjalności architektonicznej mgr inż. arch MIROSŁAW STRZELECKI UPR.BUD. 85/81/Zg | | Podpis |
| Opracował w zakresie architektury wnętrz | | Podpis |
| Sprawdzający w specjalności architektonicznej mgr inż. arch. ANTONI DROZD UPR. BUD. 348/73/ZG | | Podpis |
| Opracował w zakresie konstrukcji w specjalności konstrukcyjno-budowlanej | | Podpis |
| Sprawdzający w specjalności konstrukcyjno-budowlanej | | Podpis |
| Opracował w zakresie instalacji sanitarnych w specjalności instalacyjnej w zakresie sieci, instalacji i urządzeń cieplnych, wentylacyjnych, gazowych, wodociagowych i kanalizacyjnych | | Podpis |
| Sprawdzający w specjalności instalacyjnej w zakresie sieci, instalacji i urządzeń cieplnych, wentylacyjnych, gazowych, wodociagowych i kanalizacyjnych | | Podpis |
| Opracował w zakresie instalacji elektrycznych w specjalności instalacyjnej w zakresie sieci, instalacji i urządzeń elektrycznych i elektroenergetycznych | | Podpis |
| Sprawdzający w specjalności instalacyjnej w zakresie sieci, instalacji i urządzeń elektrycznych i elektroenergetycznych | | Podpis |

skala: 1 : 100

nr. rysunku PB 4

STRZELECKI BIURO ARCHITEKTONICZNE

65-559 Zielona Góra ul. Okulickiego 33/15
50-234 Wrocław, ul. Słowińska 35/15, tel./fax:071 750 90 77, 601 768 147
www.strzeleckimaciejko.com miroslawstrzelecki@wp.pl

Prawa autorskie zastrzeżone na podstawie Ustawy o prawie autorskim i prawach pokrewnych.

Arkusz nr 31