
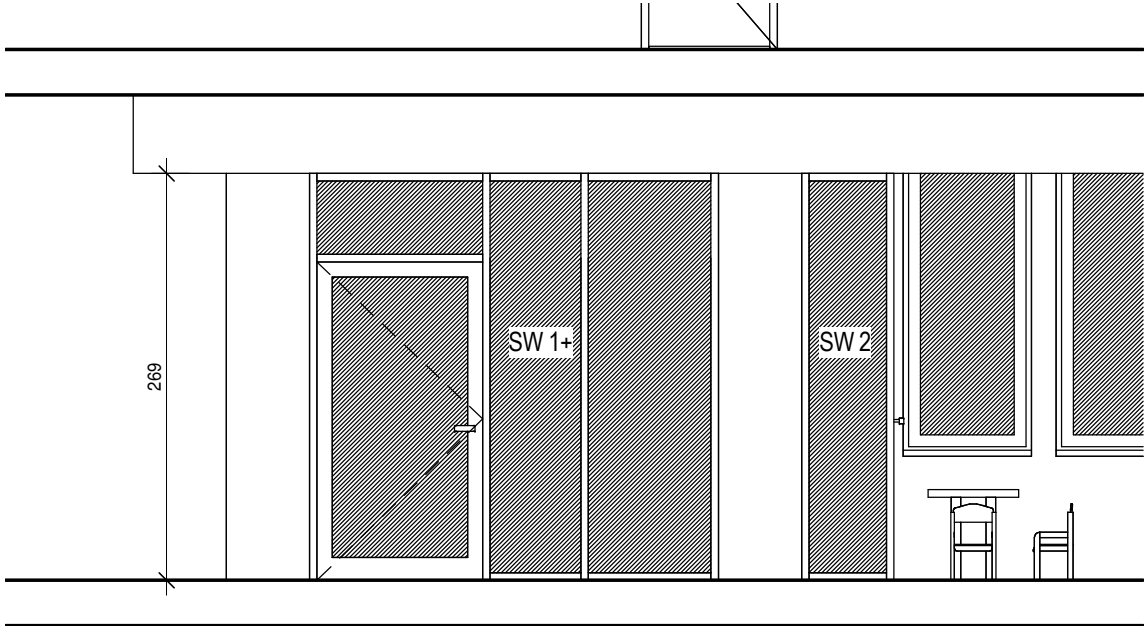
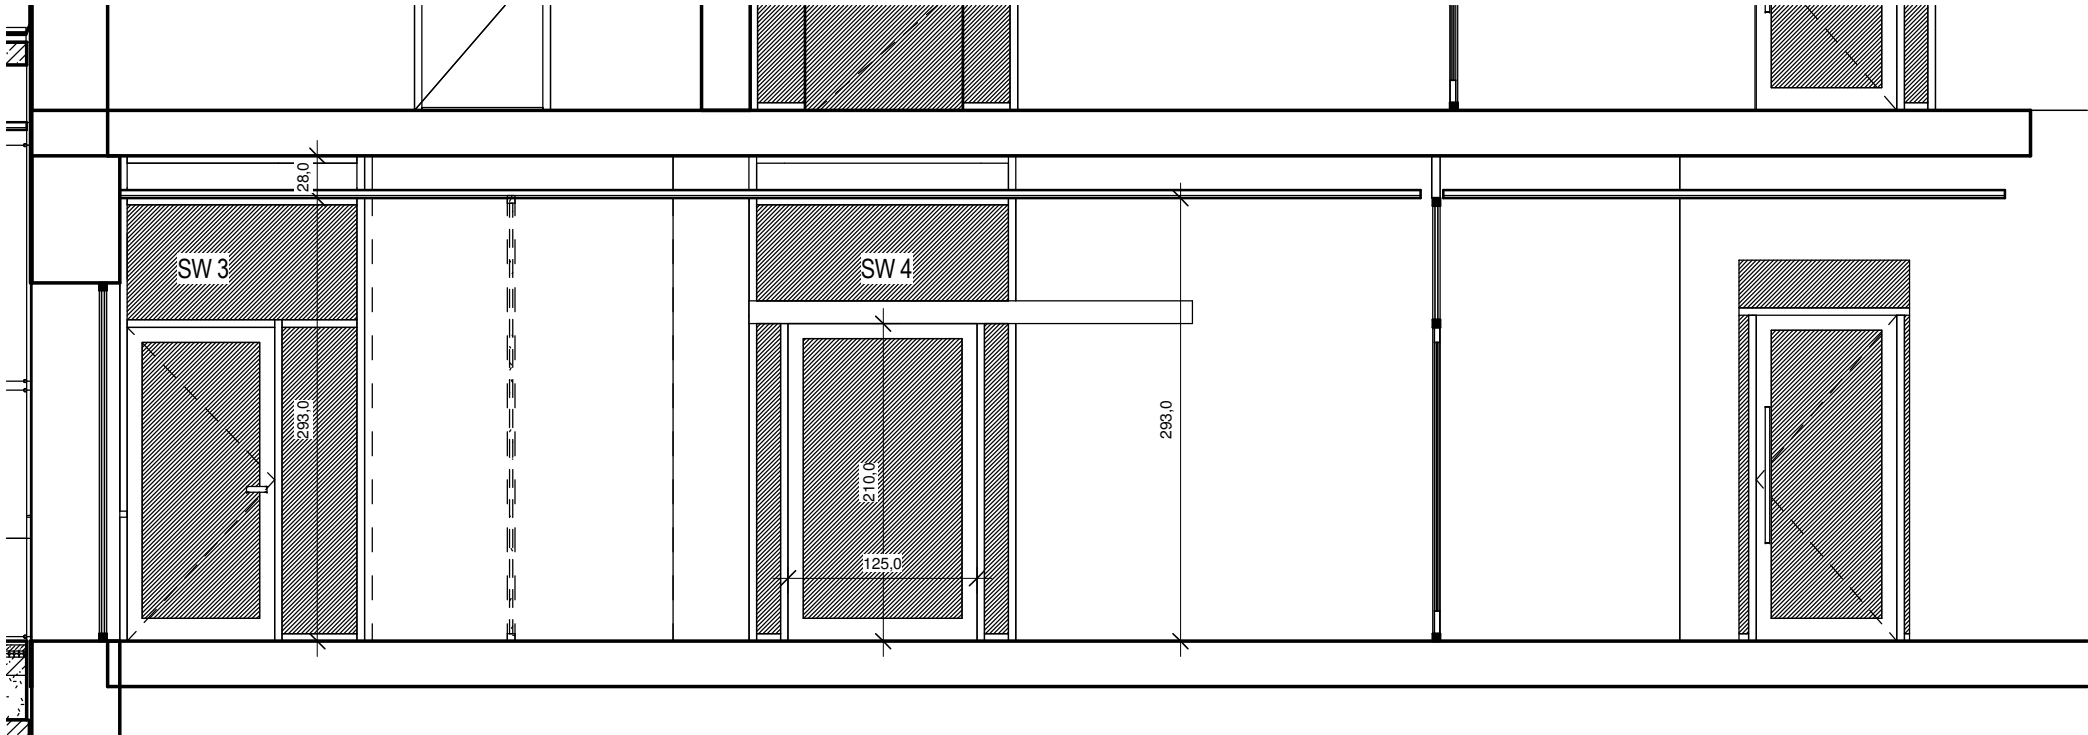


PRZEKRÓJ a

1 : 50

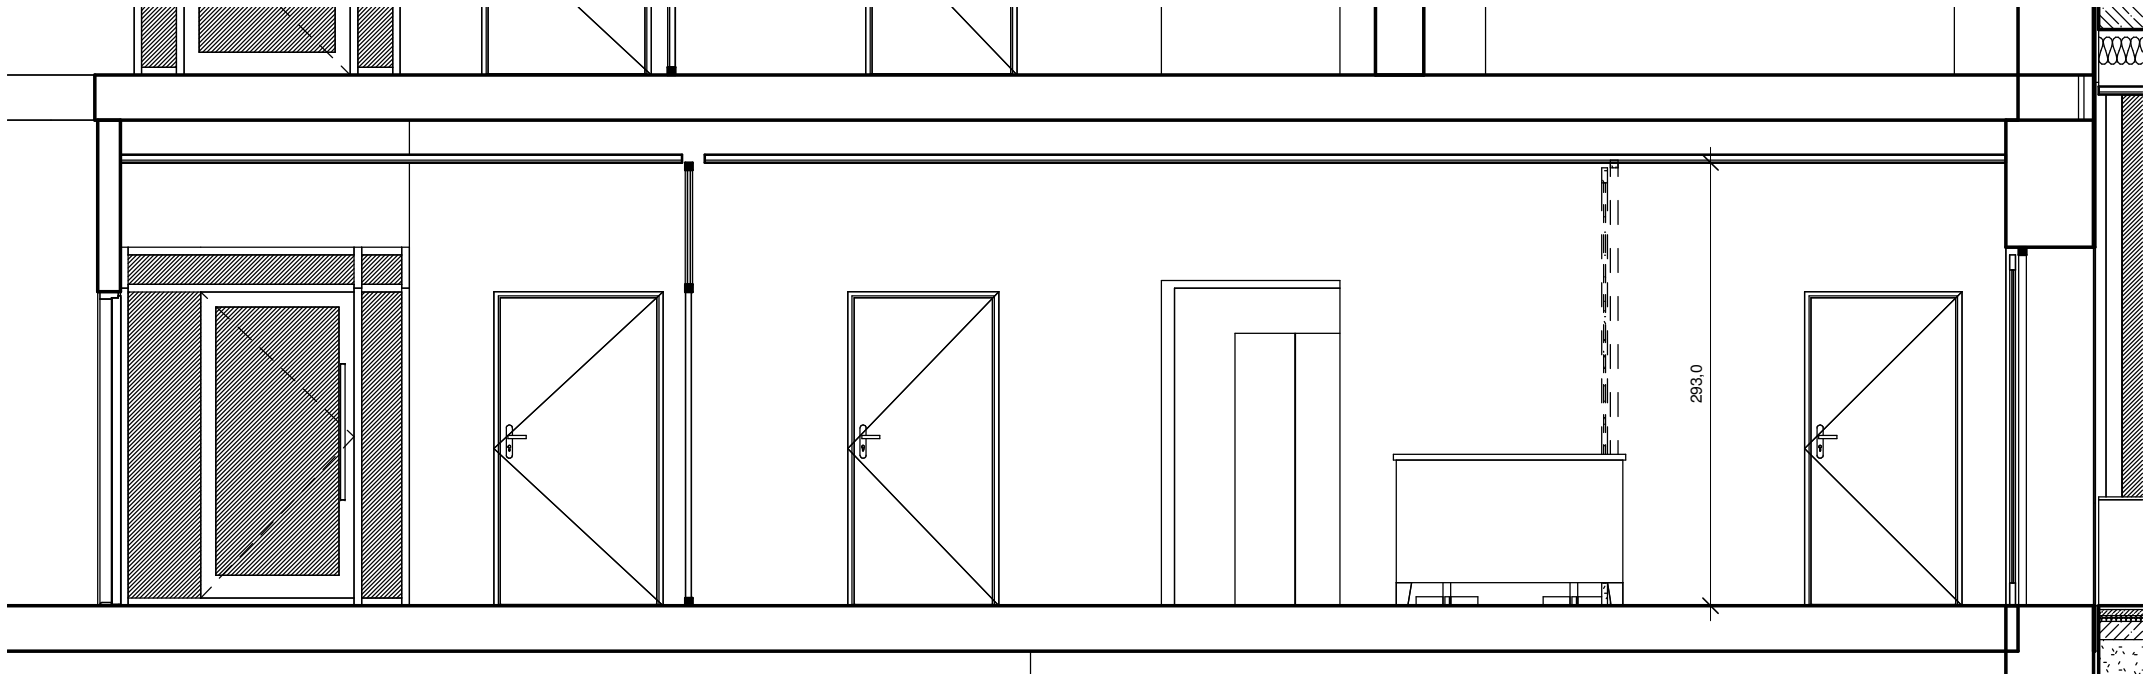

PRZEKRÓJ b

1 : 50

PRZEKRÓJ c

1 : 50

inwestor:
Lubuski Oddział Wojewódzki Narodowego Funduszu Zdrowia
ul. Podgórna 9B
65-057 Zielona Góra

Nazwa projektu:
PRZEBUDOWA WEWNĘTRZNA, ORAZ WYKONANIE INSTALACJI SYSTEMU ALARMU POŻARU, W BUDYNKU BIUROWYM PRZY UL. PODGÓRNEJ 9B W ZIELONEJ GÓRZE,

Działka nr ewidencyjny: Jjed. ew. m.Zielona Góra 086201_1; obręb 0017; dz. nr ew. 128/5

treść rysunku
PRZEKRÓJ a-a i b-b, c-c

faza / nr. projektu	Kategoria obiektu budowlanego	data:
01072019	XII	SIERPIEŃ 2020
Projektant zakresu opracowania architektury w specjalności architektonicznej mgr inż. arch MIROSŁAW STRZELECKI UPR.BUD. 85/81/Zg		Podpis 
Opracował w zakresie architektury wnętrz		Podpis
Sprawdzający w specjalności architektonicznej		Podpis
Opracował w zakresie konstrukcji w specjalności konstrukcyjno-budowlanej		Podpis
Sprawdzający w specjalności konstrukcyjno-budowlanej		Podpis
Opracował w zakresie instalacji sanitarnych w specjalności instalacyjnej w zakresie sieci, instalacji i urządzeń cieplnych, wentylacyjnych, gazowych, wodociągowych i kanalizacyjnych		Podpis
Sprawdzający w specjalności instalacyjnej w zakresie sieci, instalacji i urządzeń cieplnych, wentylacyjnych, gazowych, wodociągowych i kanalizacyjnych		Podpis
Opracował w zakresie instalacji elektrycznych w specjalności instalacyjnej w zakresie sieci, instalacji i urządzeń elektrycznych i elektroenergetycznych		Podpis
Sprawdzający w specjalności instalacyjnej w zakresie sieci, instalacji i urządzeń elektrycznych i elektroenergetycznych		Podpis
skala: 1 : 50		nr. rysunku PW 5
STRZELECKI BIURO ARCHITEKTONICZNE 65-559 Zielona Góra ul. Okulickiego 33/15 50-234 Wrocław, ul. Słowińska 35/15, tel./fax:071 750 90 77, 601 768 147 www.strzeleckimaciejko.com miroslawstrzelecki@wp.pl		
Prawa autorskie zastrzeżone na podstawie Ustawy o prawie autorskim i prawach pokrewnych.		 Arkusz nr 32

